
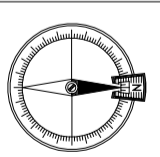


ZESTAWIENIE ELEMENTÓW		
NR. NAZWA	OPIS	ILUSTR.
1	SU1	14
2	SU2	5
3	P1	7

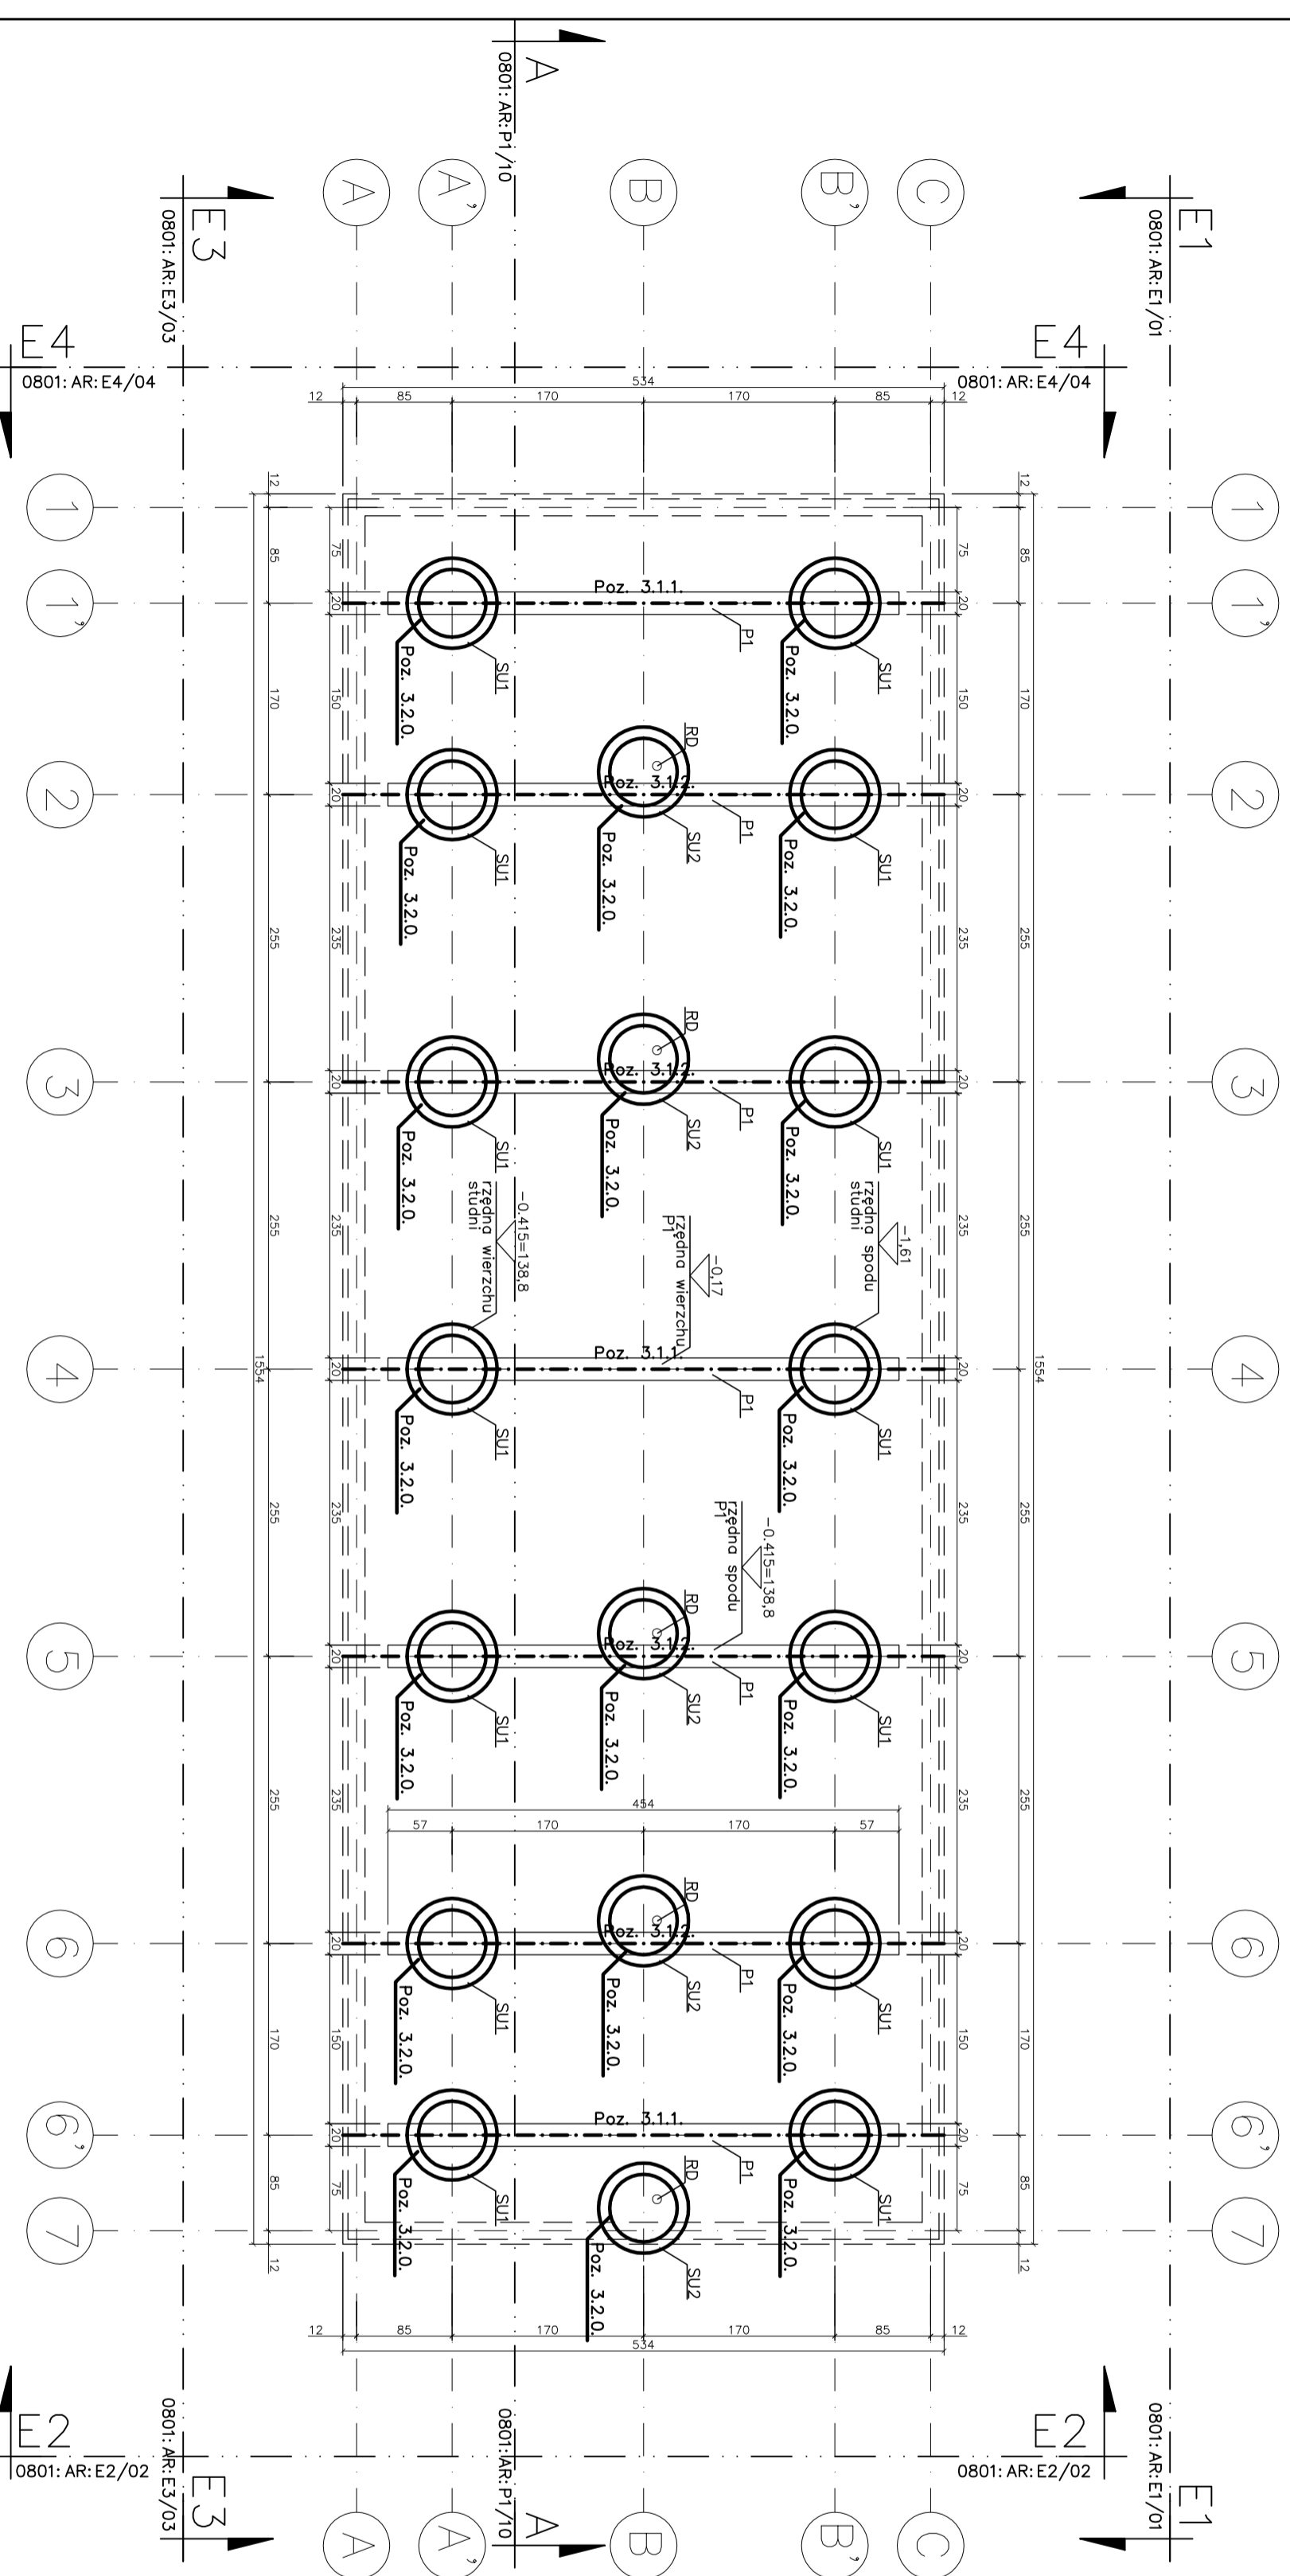

OPISARZ: **WYDANIE NR:** 1
 UZGODNIONO Z BRANŻAMI: -
 KONSTRUKCJA: -
 INSTALACJE SANITARNE: -
 INSTALACJE ELEKTRYCZNE: -
WAZNA I ADRES INWESTYCJI: **Moje boisko Orlik 2012**
JEDNOSTKA PROJEKTOWA: **Omnia Biuroarch.** Szkalna drabka nr. ewid. 256
ASAMBLER: **ARMACEDION** Biuro Projektowe, ul. Kmiecia 10A, 61-465 Poznań, tel. 0949/61/8288294, fax 0949/61/8288447
INWESTOR: **AGRES** **Agencja Rozwoju Regionalnego**
 ul. Zimowa 13A, Brodnica - 87-500 Brodnica
GŁÓWNY PROJEKTANT: **MIŁOŚĆ KWIATKOWSKI** **NUMER BRANŻOWY PROJEKTU:**
 ul. Zimowa 13A, Brodnica - 87-500 Brodnica
PROJEKTOWAL: **MIŁOŚĆ KWIATKOWSKI** **NUMER BRANŻOWY PROJEKTU:**
 ul. Zimowa 13A, Brodnica - 87-500 Brodnica

BRANŻA:	DATA:
BRANŻA: ARCHITEKTURA	DATA: 20.04.09
STADIUM: PROJEKT BUDOWLANY - ADAPTACJA	SKALA: 1:50
TYTUŁ: WERSJA STANDARD + POSADOWIENIE PODWALIN NA STUJNIACH	NR. K-02