

**„GEORASTER”**  
 Legowski Jacek  
 87-321 Bartniczka, ul. Kręta 11  
 Biuro: 87-300 Brodnica, ul. Kamionka 16  
 NIP 874-122-00-29 REGON 870416176  
 woj. kujawsko-pomorskie  
 tel. 0523 976-997, 056 404-00-38

**MAPA  
 SYTUACYJNO-WYSOKOŚCIOWA  
 DO CELÓW PROJEKTOWYCH  
 SKALA : 1:500**

mapa zasadnicza ark : 356.112.031

WOJEWÓDZTWO : KUJAWSKO - POMORSKIE ks. rob. 60/2009

POWIAT : BRODNICKI KERG : 2290 - 32/2009

GMINA : BRODNICA

OBRĘB : GORCZENICA DZIAŁKA 17/5  
 i inne

Podkład mapowy wykonał :



 


 

 
 





Geodeta Uprawniony


mgr inż. Jacek Legowski  
 Nr upraw. 12557

Brodnica, maj 2009 r.



**PLAN ZAGOSPODAROWANIA TERENU  
 dla budowy: Boiska sportowego, placu zabaw  
 oraz parkingu w Gorczenicy**

**LEGENDA**

-  boisko do piłki nożnej 30x50  
- trawa naturalna
-  bieżnia okólna i rozbieg do skoku w dal  
- nawierzchnia ceglana
-  zeskokcznia skoku w dal  
- piasek płukany kwarcowy
-  parkingi, plac manewrowy
-  chodniki
-  projektowane ogrodzenie
-  piłkochwyty
-  proj. rurociąg wód drenażowych i deszczowych
-  proponowany zbiornik retencyjny
-  istniejące przyłącze wodociągowe
-  istniejący kolektor deszczowy
-  linia kablowa oświetleniowa boiska i terenu szkoły  
proj. 2 x reflektor LED - 400W na GALAXIE P 12m
-  proj. oprawa SGS 104/150W na wysięgniku ściennym
-  proj. oprawa SGS 104/150W na GALAXIE P 8m

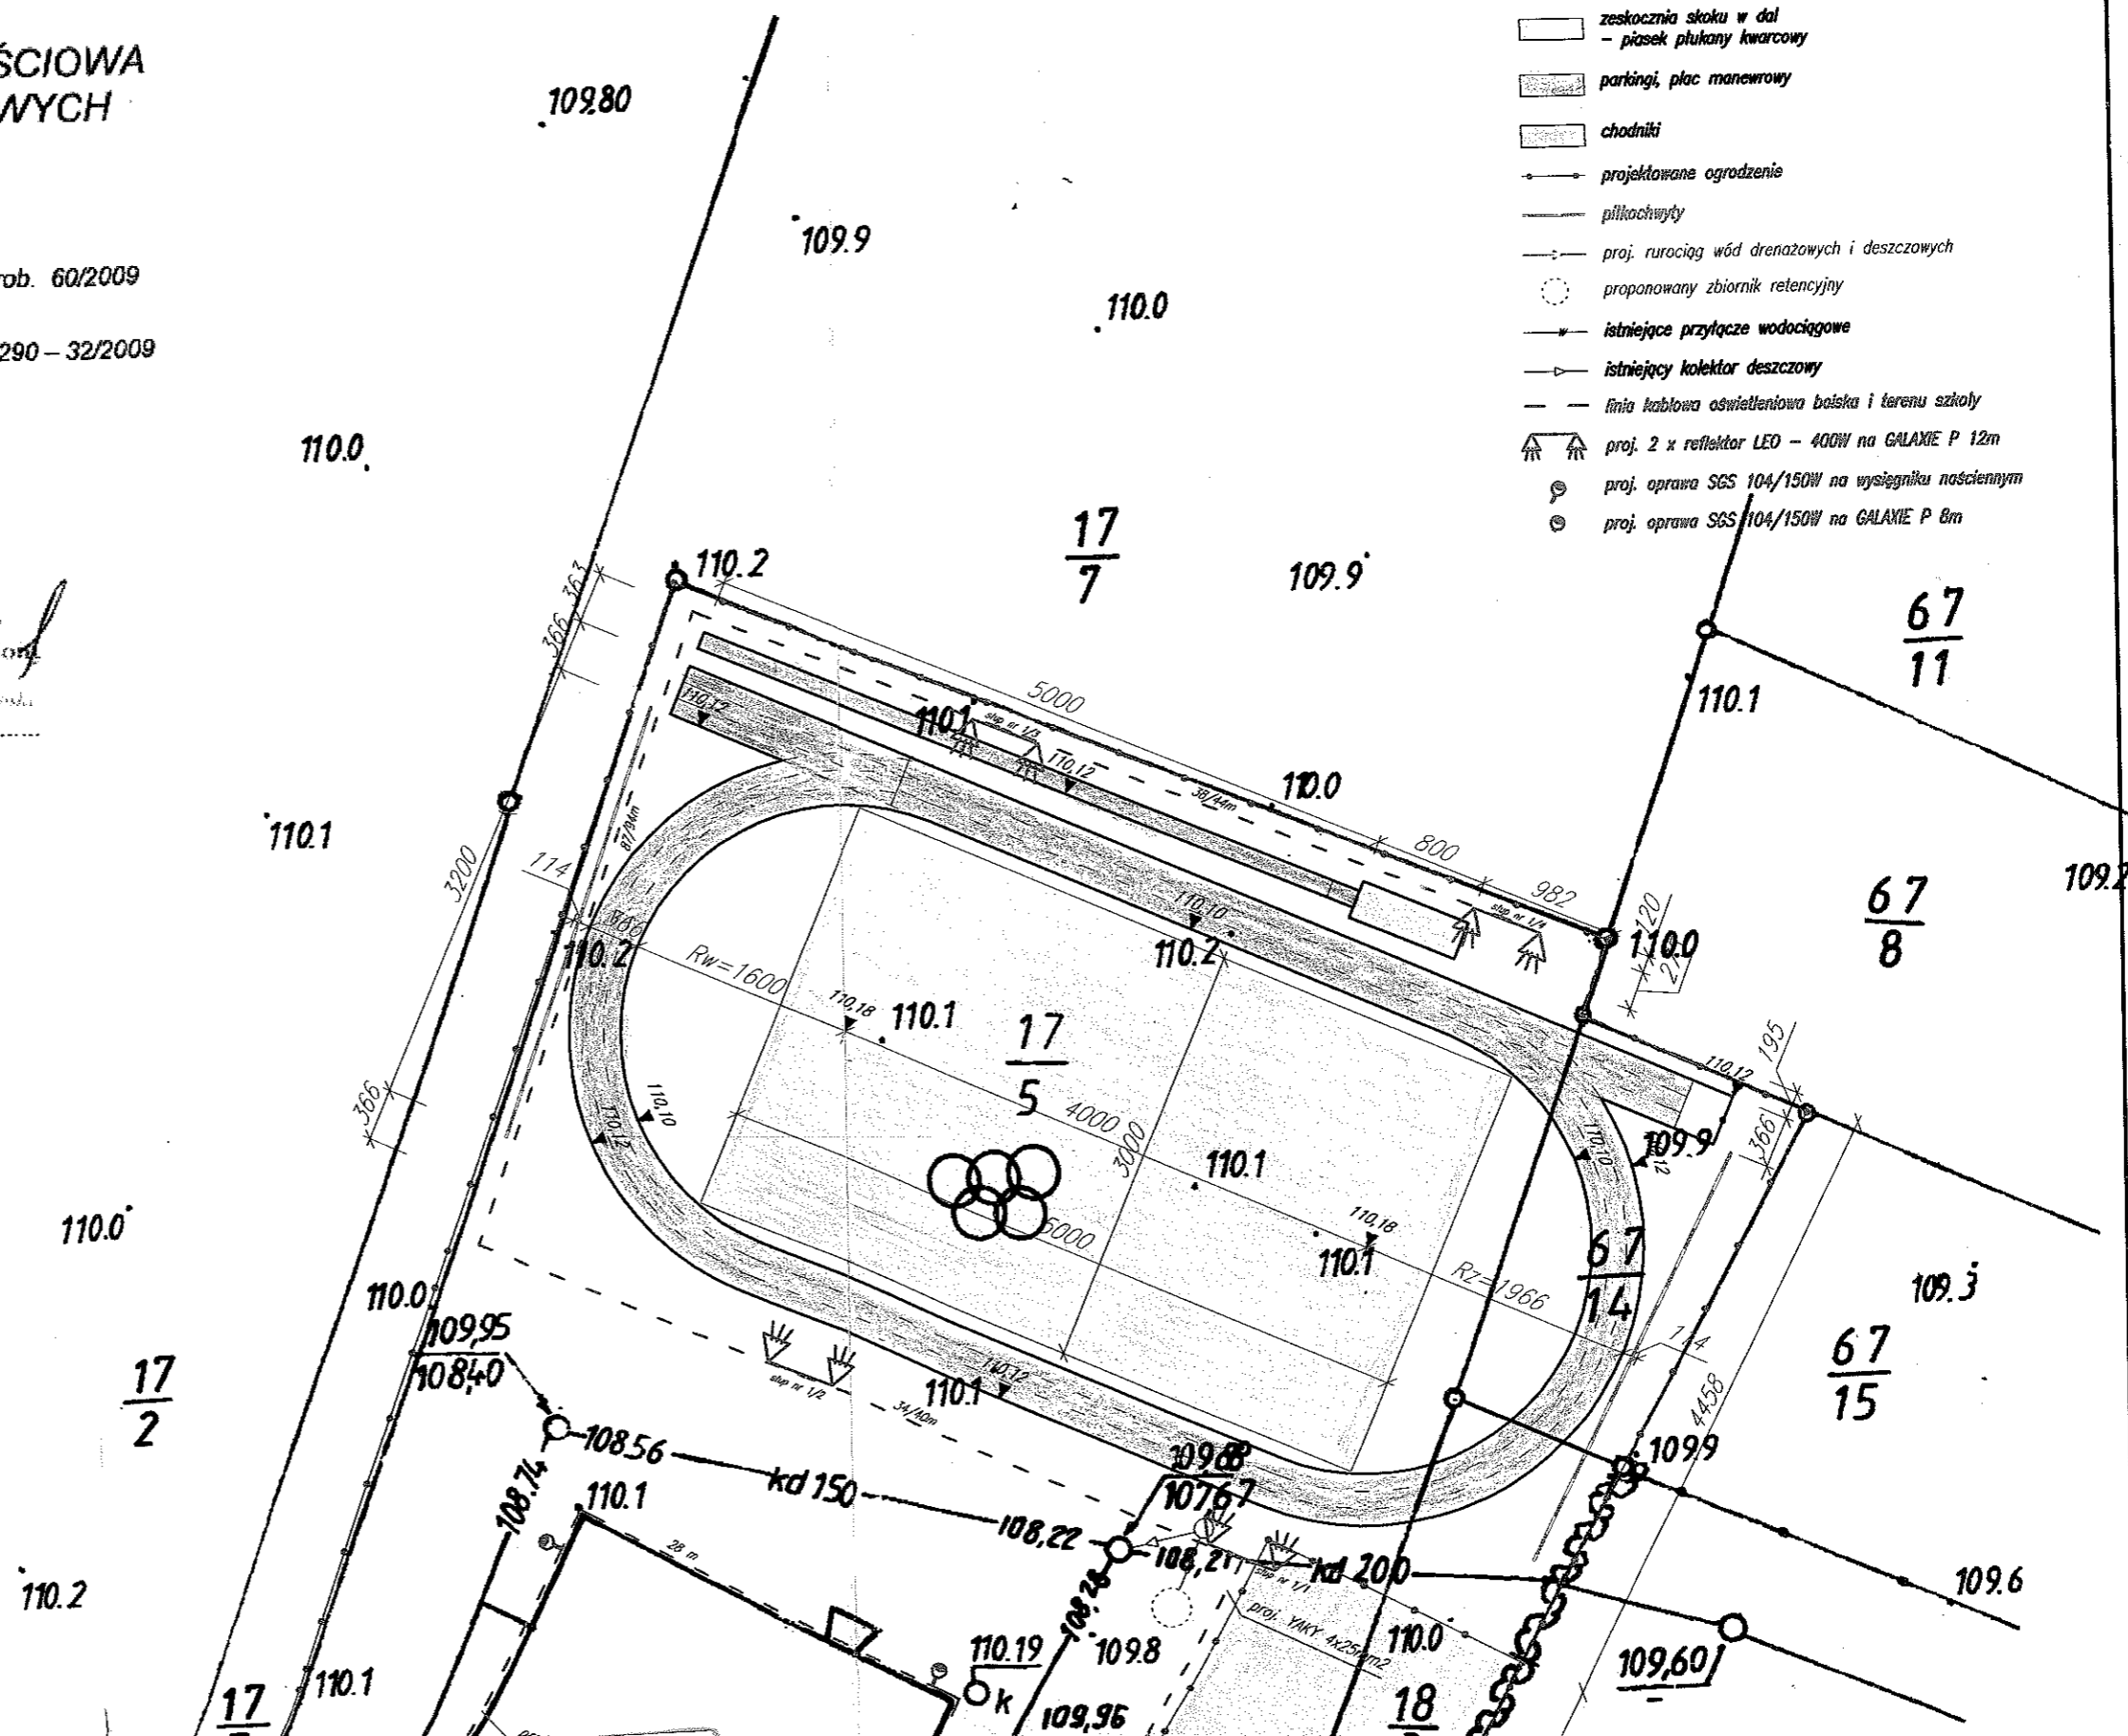

STAROSTWO POWIATOWE  
W BRODNICY  
ul. Kamionka 18  
87-300 BRODNICA (7)

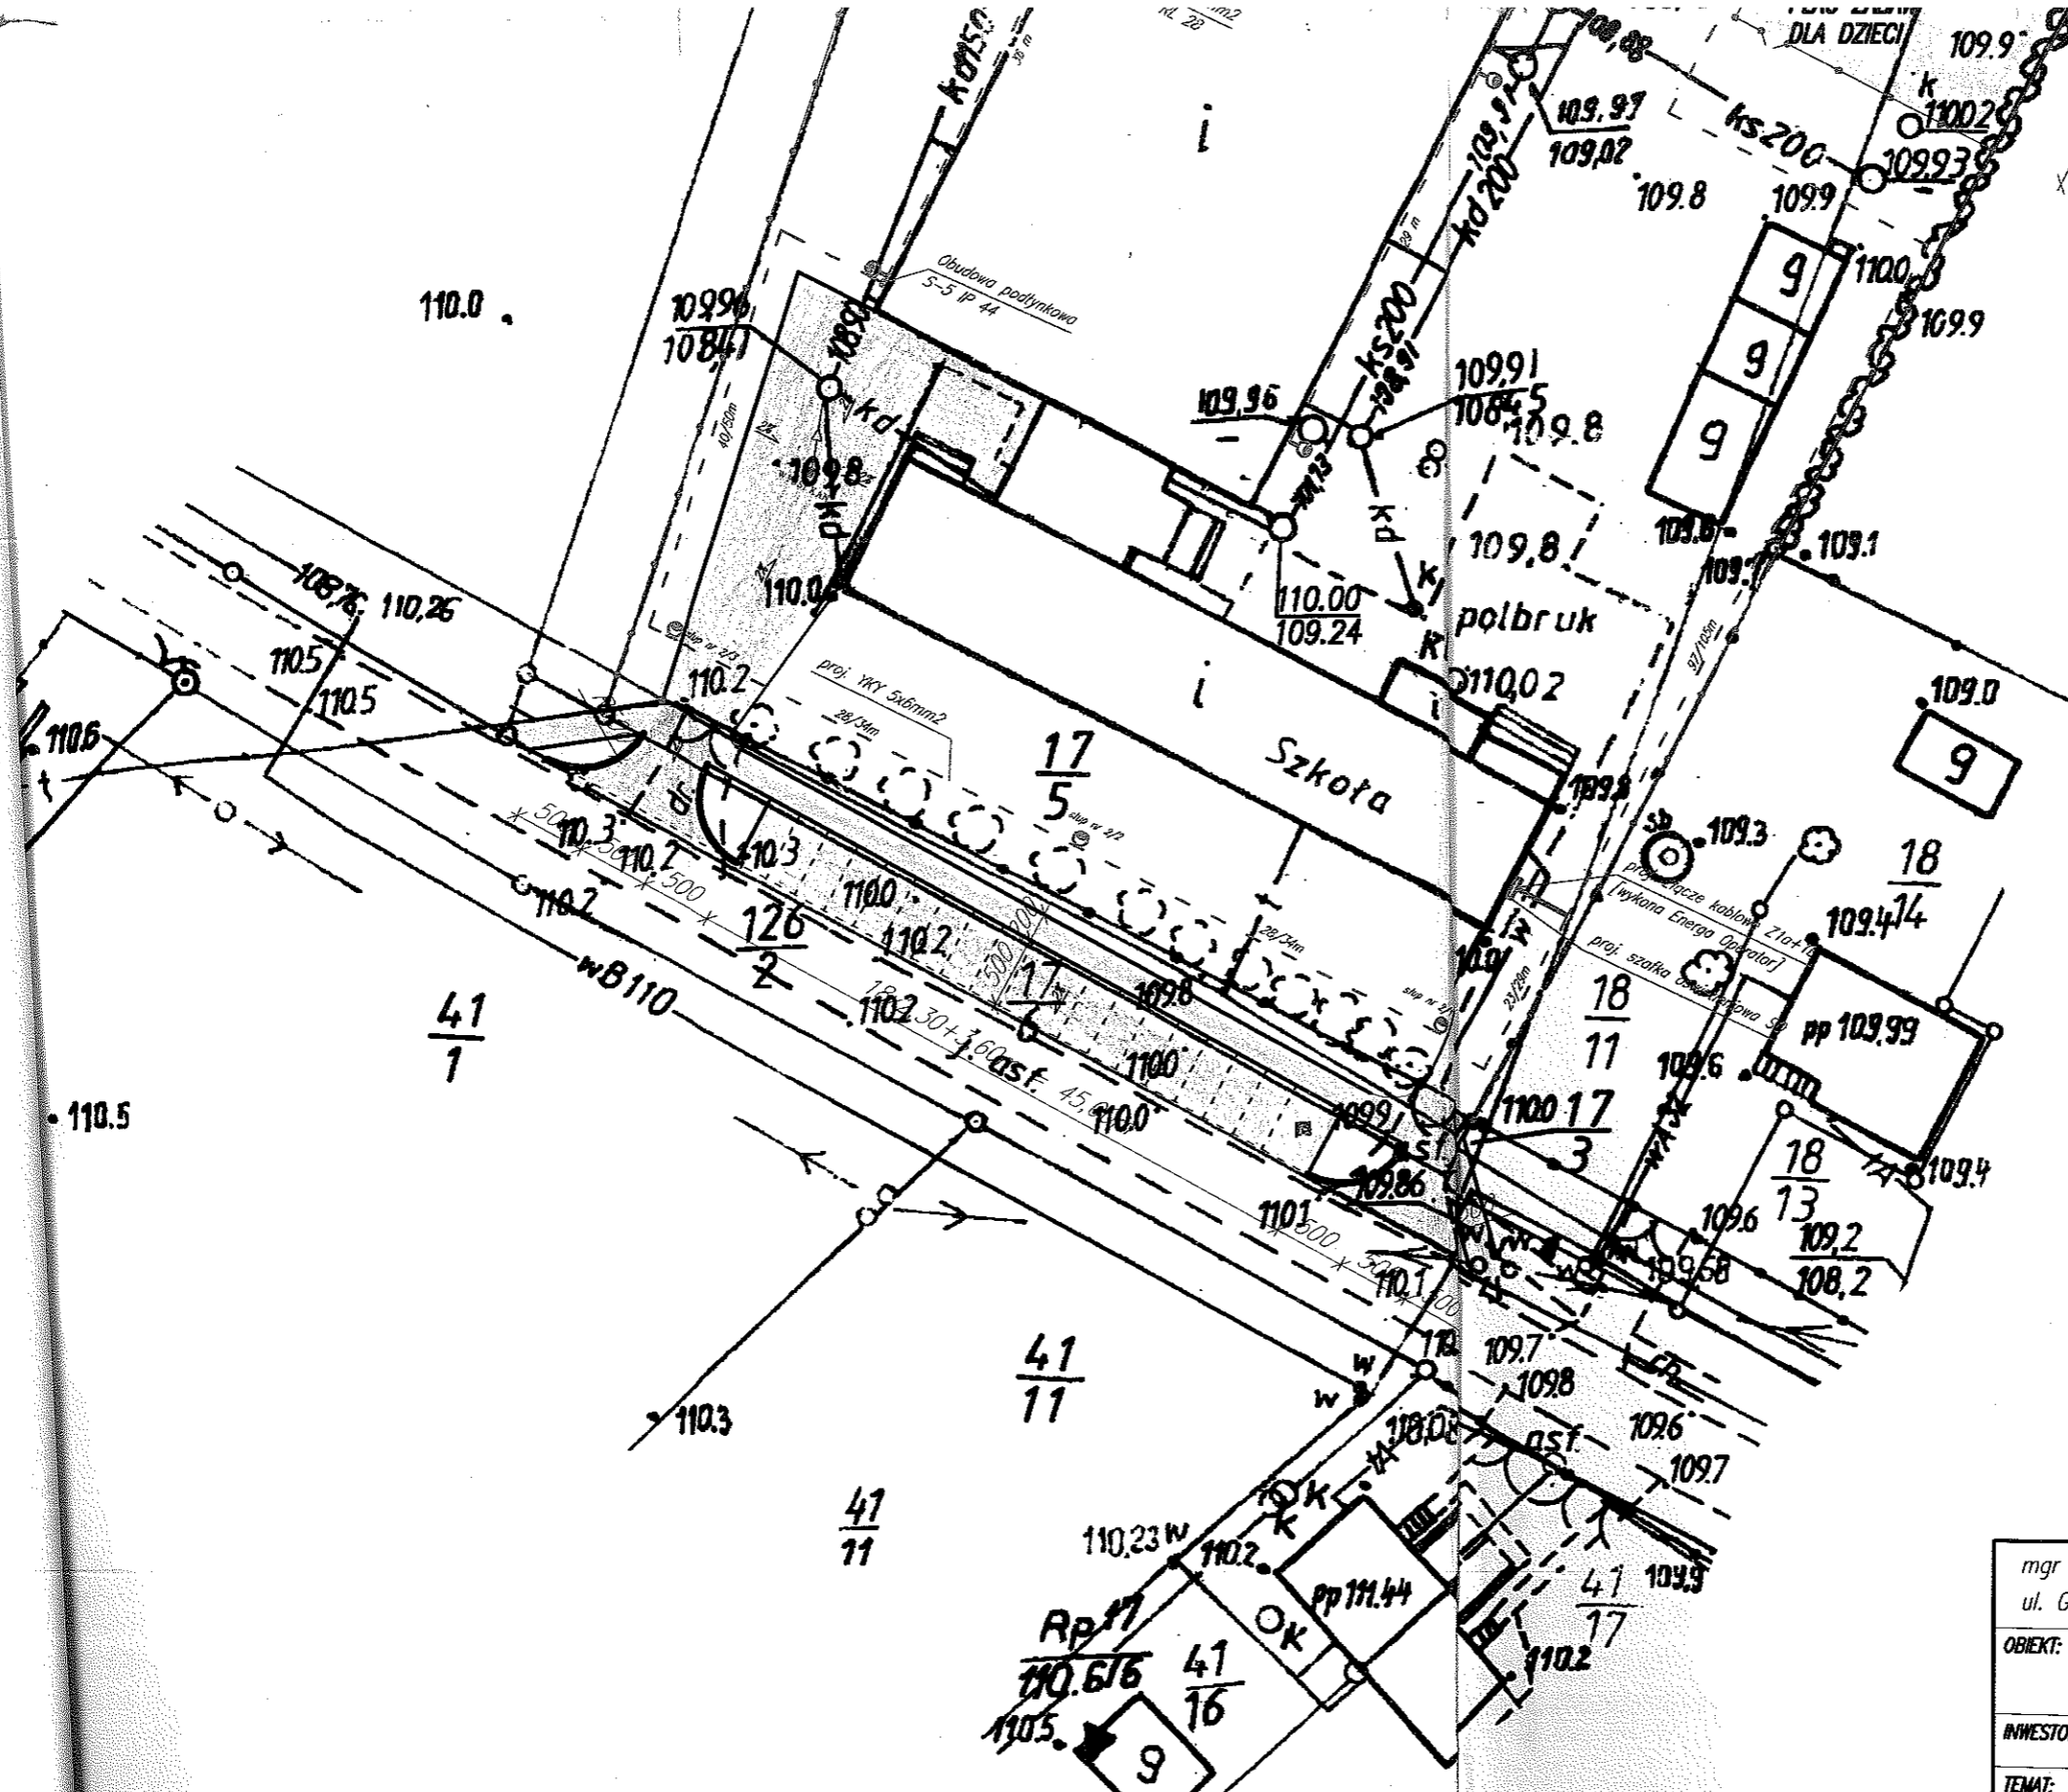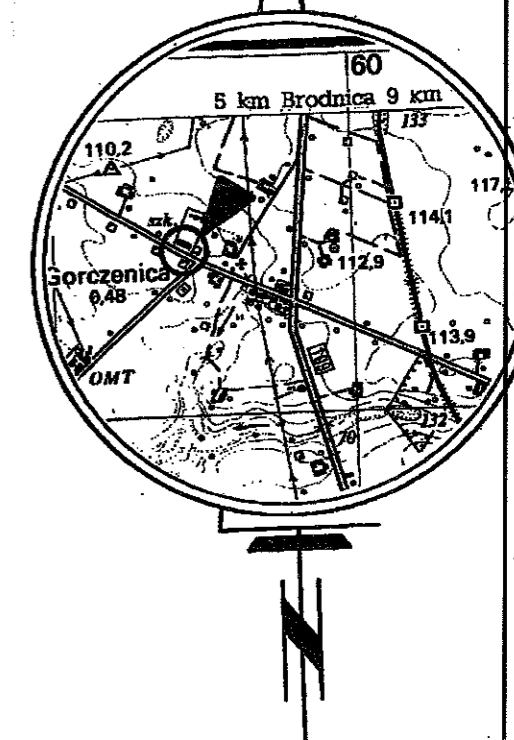

mgr inż. Grzegorz Bettlejewski ul. Grażyny 22, 87-300 Brodnica			
OBIKT:	BUDOWA BOISKA SPORTOWEGO, PLACU ZABAW ORAZ PARKINGU WE WSI GORCZENICA		
INWESTOR:	GMINA BRODNICA		
TEMAT:	PLAN ZAGOSPODAROWANIA TERENU		
BRANŻA:	PROJEKTOWAŁ:	NR. UPRAWNIEŃ	PODPIS:
Budowlana Sanitarna Wodno-mel.	mgr inż. Grzegorz Bettlejewski	GP.I. 7342/156/10/93 GP.I. 7342/155/10/93 BP-RN-V/162/10/81-82	
Elektryczna	inż. Sławomir Orzechowski	WAM/0035/P00E/05	
Drogowa	mgr inż. Barbara Lewińska	BP-RN-V/5/10/82	
DATA: czerwiec 2009	STADIUM: P.T.	SKALA RYS.: 1:500	NR RYS.: 1